


ПЛАН ПЕРВОГО ЭТАЖА М 1:100

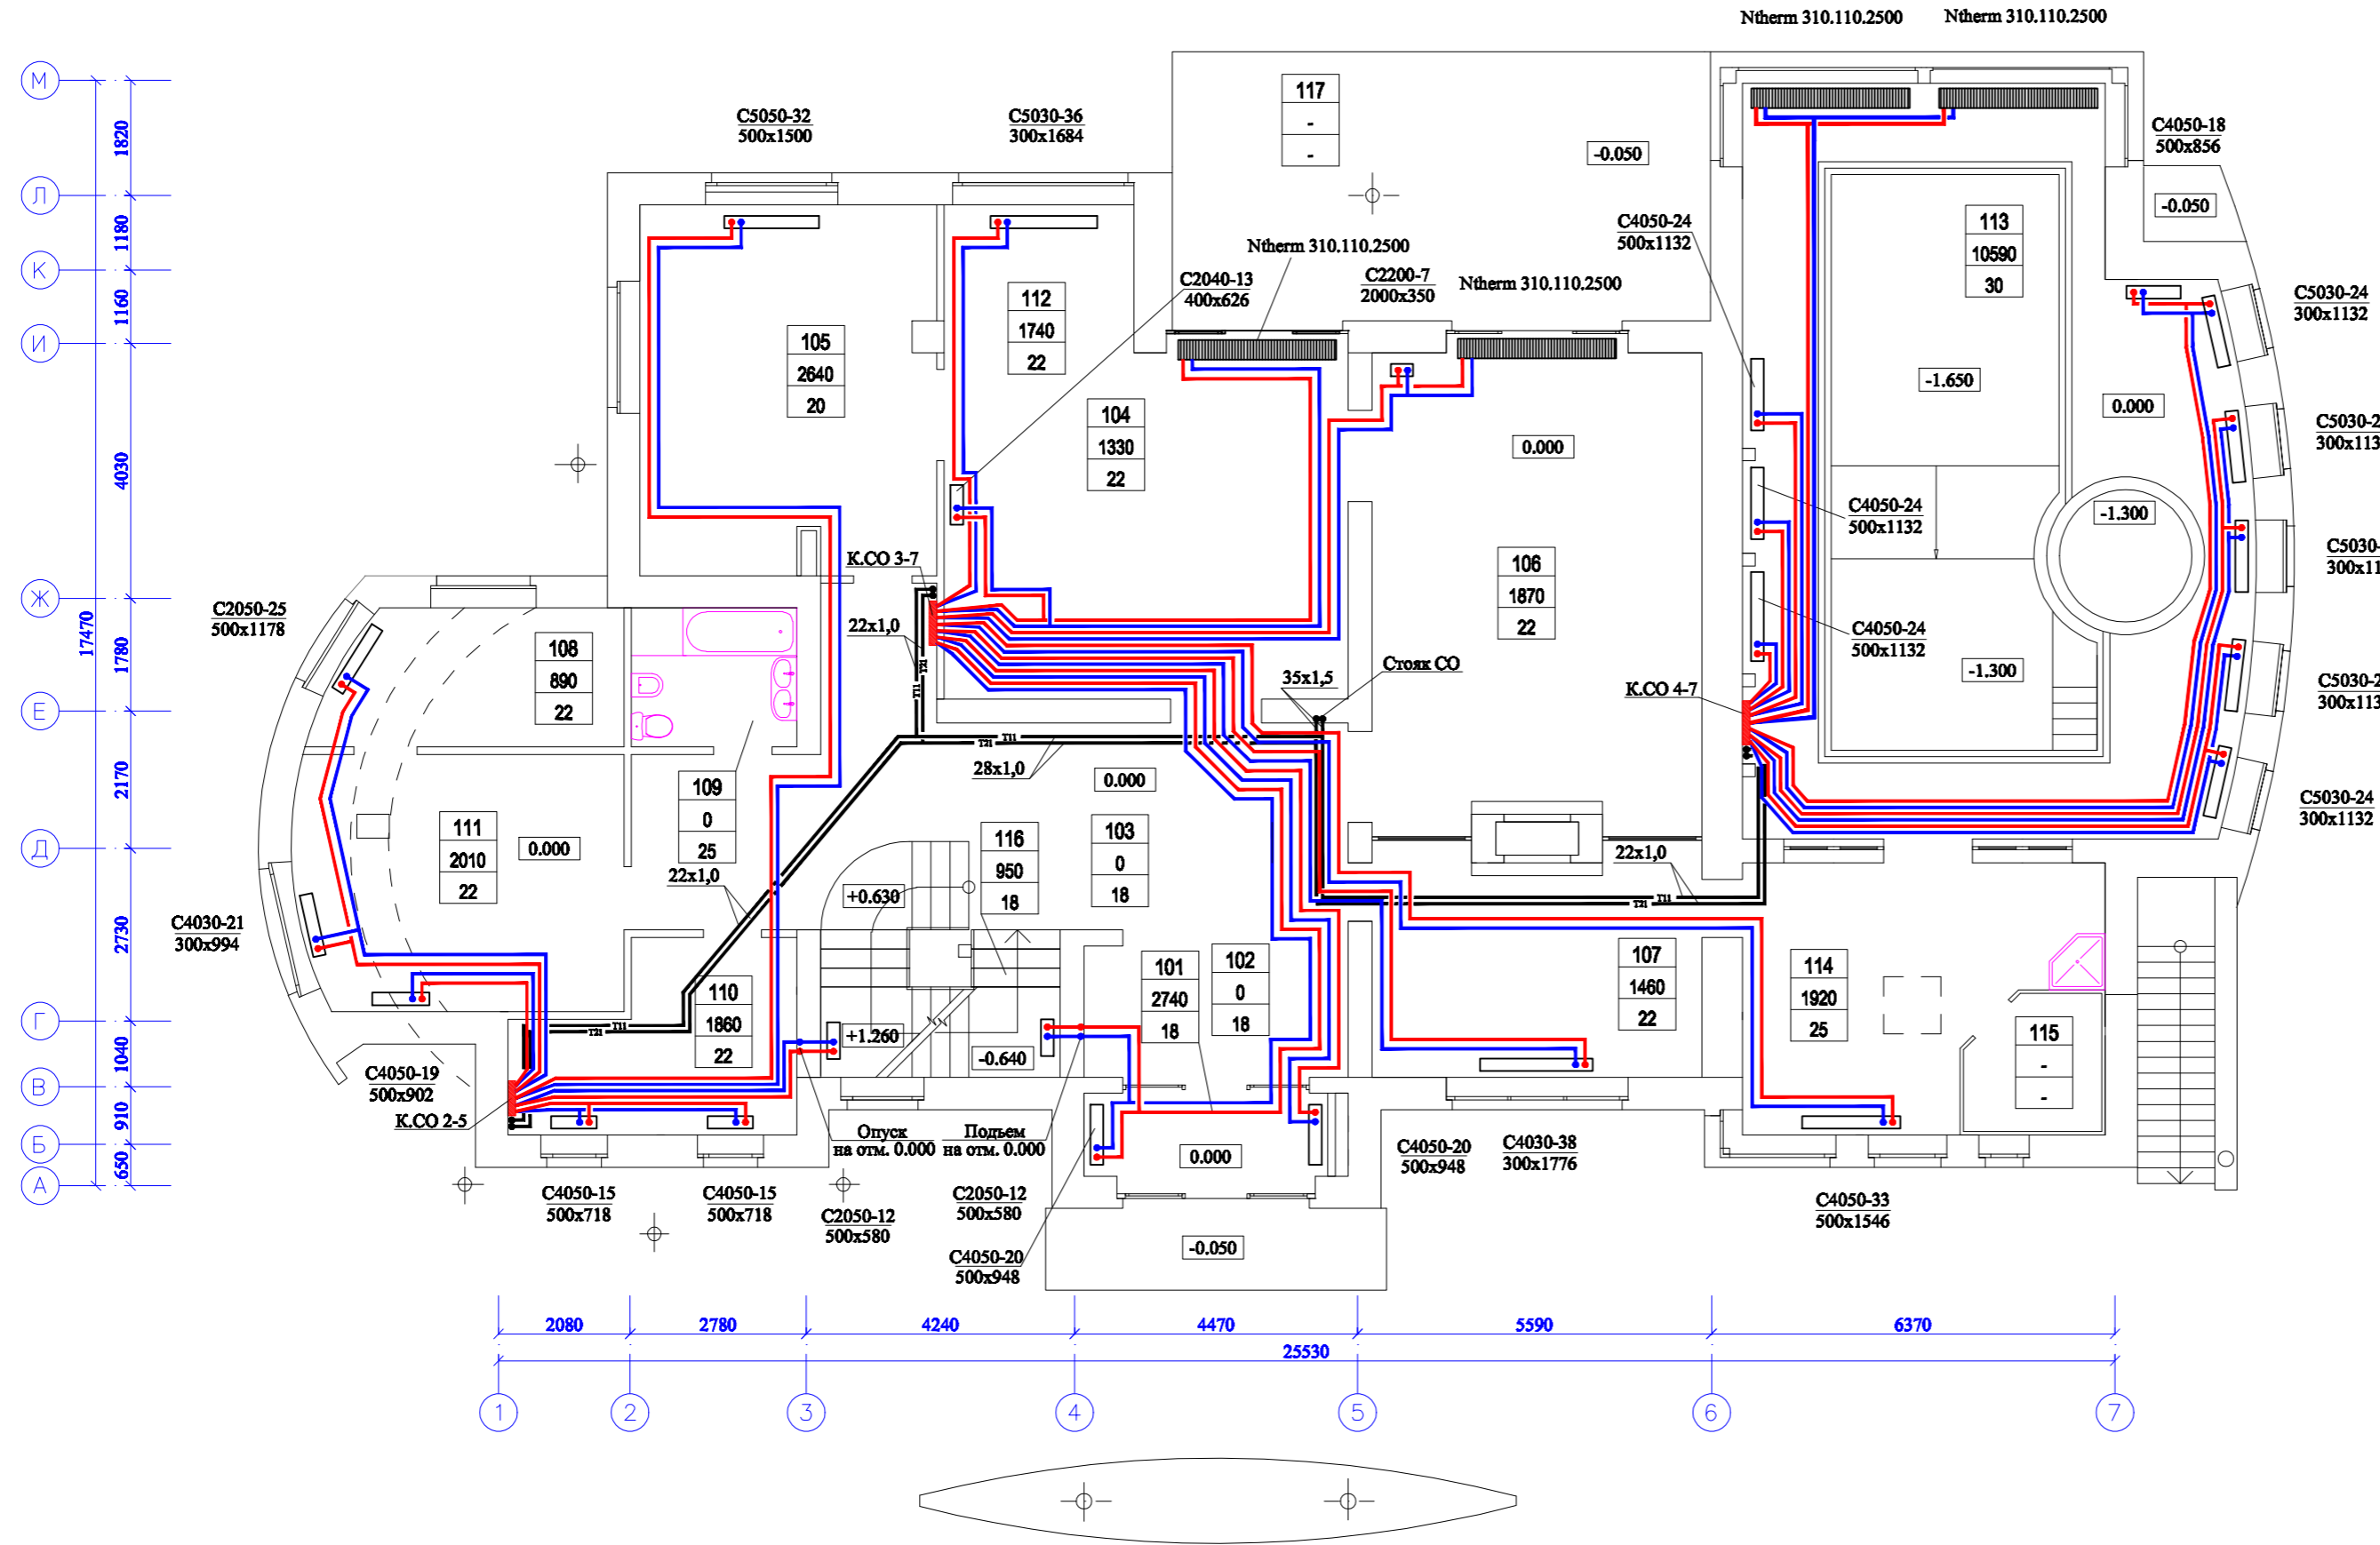


Экспликация помещений

№ по плану	Наименование
101	Тамбур
102	Вестибюль
103	Холл
104	Столовая
105	Кухня
106	Гостиная
107	Чайная
108	Жилое помещение
109	Сан. узел 1
110	Постирочная
111	Жилое помещение
112	Зимний сад
113	Бассейн
114	Душевая
115	Сауна
116	Лестница
117	Терраса 1

Условные обозначения:

Стальные трубчатые радиаторы Zehnder charleston

- Двухрядное исполнение (глубина-62 мм)
- Трёхрядное исполнение (глубина-100 мм)
- Четырёхрядное исполнение (глубина-136 мм)
- Пятирядное исполнение (глубина-173 мм)

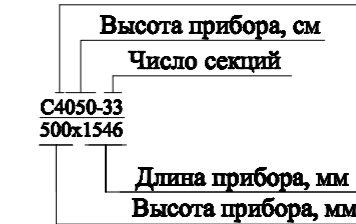

Конвекторы KAUFMANN с естественной конвекцией

- С естественной конвекцией
- Ширина отопительного канала, мм
- Высота отопительного канала, мм
- Длина канала, мм
- Ntherm 310.110.2500

Примечания:

1. Радиаторы установлены открыто.
2. Магистраль системы отопления прокладываются в полу.
3. Не указанные диаметры подводок к отопительным приборам принять 16x2,2.
4. Все теплопроводы системы отопления теплоизолировать.

СОГЛАСОВАНО:

Имя, И. подл. Подпись и дата. Взамен и.п.п.Н

						ОВ-1			
Изм.	Колуч.	Лист	№ Док.	Подпись	Дата				
ГИП						2-х этажный кирпичный жилой дом с мансардой	Стадия	Лист	Листов
Проверил							P		
Разраб.						План первого этажа (система отопления)			